


*Łęzącznik m 1*

Legenda oznaczeń:

- Korytka kablowe metalowe (gr. blachy 1,5mm) perforowane montowane nad sufitem podwieszonym
- kk 100 Szerokość korytka [mm]
- kke — korytka kablowe elektryczne
- kkt — korytka kablowe teletechniczne
- projektowany kanał kablowy PCV 50x150mm z przegrodą montowany na wys. 30cm od posadzki

☒ zejście pionowe projektowanego kanału kablowego PCV j.w. z nad sufitu podw.

**S2D2R3** zestaw gniazd w kanale kablowym (2gn. tzw. "ogólna" + 2gn. zas. komp. + 3xR145) montowane w kanale kablowym PCV

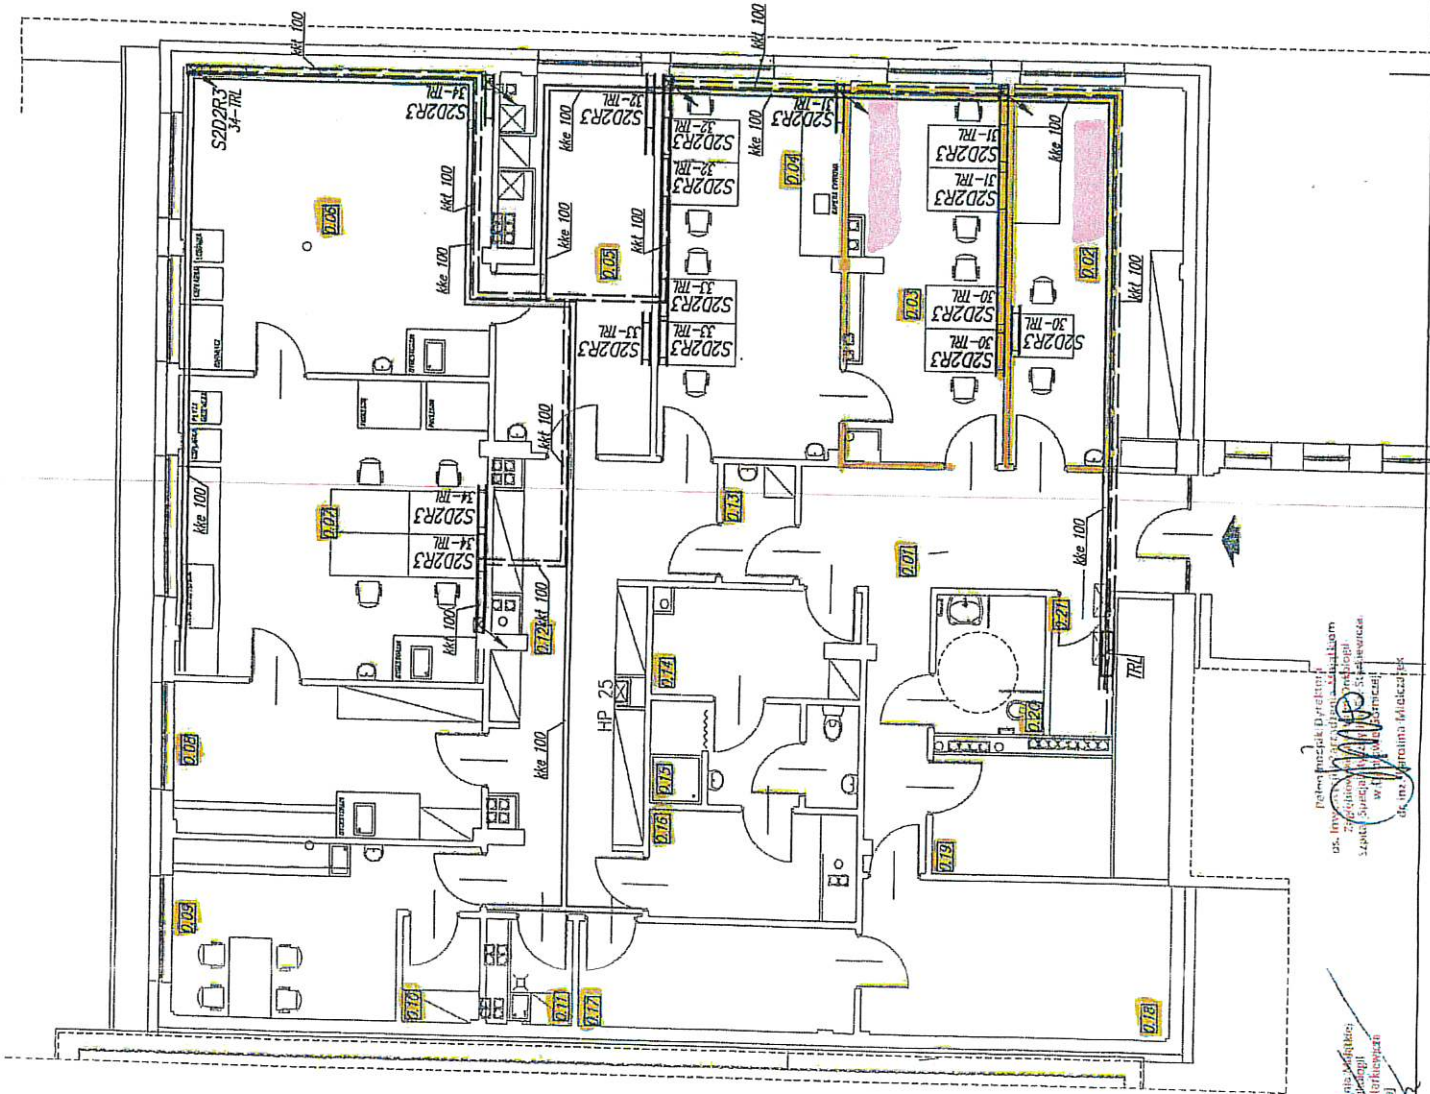

**archoma**  
ALEKSANDRA NUREK MODEL GRYCHOWSKI

JEDYNOŚĆ PROJEKTOWA:  
ARCHOMA s.c. Aleksandra Nurek Model Grychowski  
40-835 Katowice  
ul. Żelazna 43B  
NIP: 654 270 72 49  
e-mail: archoma@archoma.pl  
www.archoma.pl

INWESTOR:  
"Spółka Specjalistyczna" im. S. Storkiewicza ul. Szpilowa 11, c.dzieln. nr 130 41-100 Dąbrowa Górnicza

LOKALIZACJA:  
Dąbrowa Górnicza ul. Szpilowa 11, c.dzieln. nr 130

FAZA PROJ.: PIW

NUMER PROJEKTU: 128/14

NADBUDOWA PAMIŁONÓW REHABILITACJI - PRACOWNIA HISTOPATOLOGICZNA

INSTRUKCJA:  
Plan instalacji gpn. 230V dla urządzeń inż. i trasy koryt kablowych rzut piętro

SKALA: 1:100

DATA: grudzień 2014

NR DOK.: E7

AUTORY:  
PROJEKTANT: mgr inż. K. Nowak nr gpn. 156/82  
SPRAWDZAJĄCY: mgr inż. J. Hłobczyk nr gpn. 931/76  
OPRACOWANIE: Henryk Hłoso

NOTOWANIE: GRANICZNE PRZEMIANE DOPROJEKTOWAŁ BEZ ZGODY AUTORA ZAGRODZENIE WZGLĘDNE PRZYJAZDZIE

LP	NAZWA POMIESZCZENIA
0.01	KOMUNIKACJA
0.02	POKÓJ ZABIEGOWY (przyjście malebnik)
0.03	POKÓJ ADMINISTRACYJNY DO OPISU WNIĄSKÓW + SEKRETARIAT
0.04	PRACOWNIA MIKROSKOPIA
0.05	PRACOWNIA CYTOLOGICZNA
0.06	PRACOWNIA TECHNIK SPECJALNYCH
0.07	PRACOWNIA FORMALINOVA Z DYSCYSTORIUM
0.08	OBROBKA MATERIAŁU HISTOPATOLOGICZNEGO
0.09	POMIESZCZENIE SPOŁACZNE
0.10	MAGAZYN PODRĘCZNY
0.11	POMIESZCZENIE GOSPODARZE
0.12	KOMUNIKACJA
0.13	SŁUZA
0.14	SZATNIA BRUDNA
0.15	SANTARIAT
0.16	SZATNIA CZYSTA
0.17	POKÓJ PRZYGOTOWANIA MATERIAŁÓW DO UTILIZACJI
0.18	LABORATORYJNE
0.19	POMIESZCZENIE GOSPODARZE
0.20	WC PACJENTÓW
0.21	POMIESZCZENIE GOSPODARZE

Pracownia Histopatologiczna  
ul. Krywobłocka 11, 41-100 Dąbrowa Górnicza  
Sąd Rejonowy dla M. St. Katowice  
KRS 0000262111  
NIP 654 270 72 49  
REGON 141710  
www.archoma.pl

mgr inż. Henryk Hłoso  
ul. Żelazna 43B  
40-835 Katowice  
NIP: 654 270 72 49  
REGON: 141710  
www.archoma.pl